



Schemat nr. 1: połączenie przewodów do wentylatora dachowego

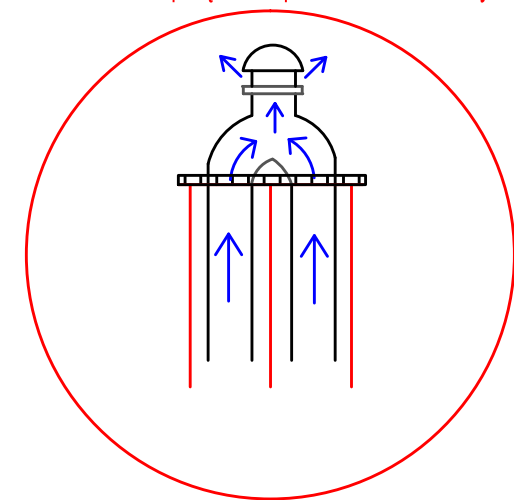

Schemat nr. 3: Montaż nawietrzaka podokiennego

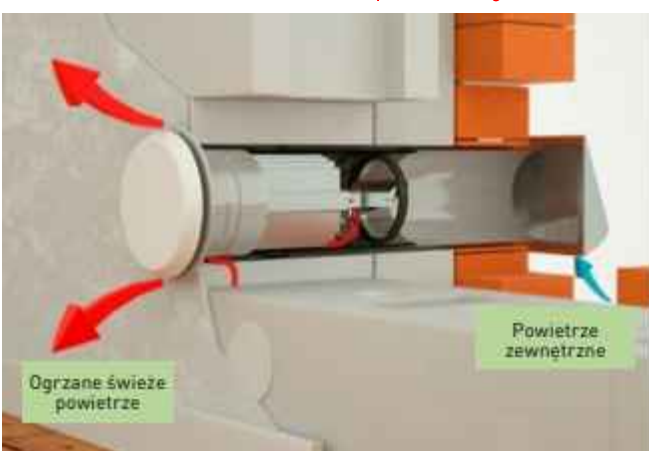

	<h1>PRACOWNIA PROJEKTOWA "B&W"</h1> <h2>Wojciech Nanek</h2> <p>39-400 Tambrzeg ul. Zwierzyniecka 20/30</p>			tel. : 512-298-707 REGON: 8032222324 NIP: 887-103-54-03 e-mail: w.nanek@gmail.com
	Inwestor:	Powiat Opatowski 27-500 Opatów, ul. Sienkiewicza 17		Nr Rys. WE-1
Temat:	Przebudowa budynku internatu przy ZS nr 1 w Opatowie w zakresie dostosowania do aktualnych przepisów p.poż., wymiany instalacji wodociągowej oraz instalacji sanitarnej			
Nazwa rysunku:	RZUT PARTERU - Instalacje Wentylacji			
	Faza: Projekt wykonawczy		Data: VI. 2019 r.	Skala 1:50
Branża	Funkcja	Imię i nazwisko:	Nr upr.	Podpis:
SANITARNA	Projektant mgr inż. Anna MALINOWSKA		PDK/0175/PWOS/05	
	Sprawdził			