



Schemat nr. 1: połączenie przewodów do wentylatora dachowego

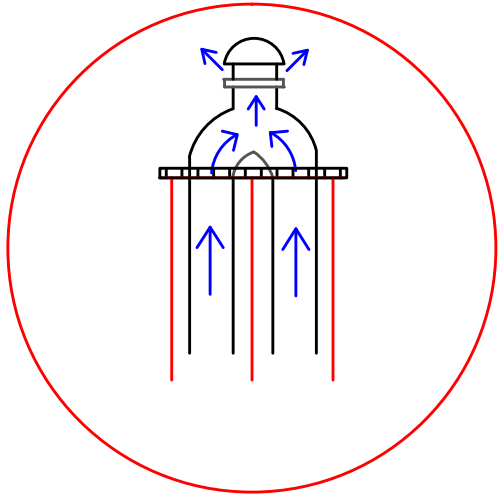

Schemat nr. 3: Montaż nawietrzaka podokiennego

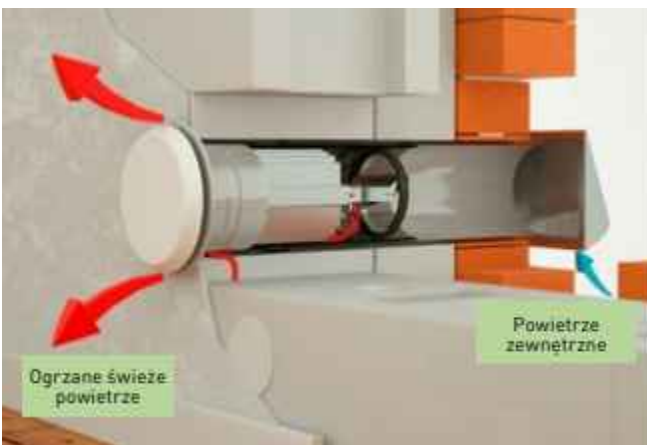


Uwaga!

- Nawietrzaki podokienne zewnętrznej strony zabezpieczyć w osłonę ze stali nierdzewnej (zabezpieczenie przed czynnikami atmosferycznymi)
- Przed przystąpieniem do prac budowlano-instalacyjnych należy sprawdzić stan techniczny kominów wentylacyjnych. W razie potrzeby dokonać udrożnienia kanałów
- W przypadku niezgodności projektu z istniejącymi kanałami wentylacyjnymi należy dokonać korekty połączeń do tych kanałów



-kratka wentylacji grawitacyjnej w drzwiach

		<b>PRACOWNIA PROJEKTOWA "B&amp;W"</b> <b>Wojciech Nanek</b> tel. : 512-298-707 REGON: 930222324 NIP : 667-103-54-03 e-mail: w.nanek@gmail.com	
39-200 Tarnobrzeg		ul. Zwierzyniecka 20/30	
Investor:	Powiat Opatowski 27-500 Opatów, ul. Sienkiewicza 17		Nr Rys. <b>WE-2</b>
Temat:	Przebudowa budynku internatu przy ZS nr 1 w Opatowie w zakresie dostosowania do aktualnych przepisów p.poż., wymiany instalacji wodociągowej oraz instalacji sanitarnej		
Nazwa rysunku:	RZUT I PIĘTRA - Instalacje Wentylacji		
	Faza: Projekt wykonawczy	Data: VI. 2019 r.	Skala 1:50
Branża	Funkcja	Imię i nazwisko:	Nr upr: Podpis:
SANITARNA	Projektant	mgr inż. Anna MALINOWSKA	PDK/0175/PWOS/05
	Sprawdził		