



RZUT PIĘTRA

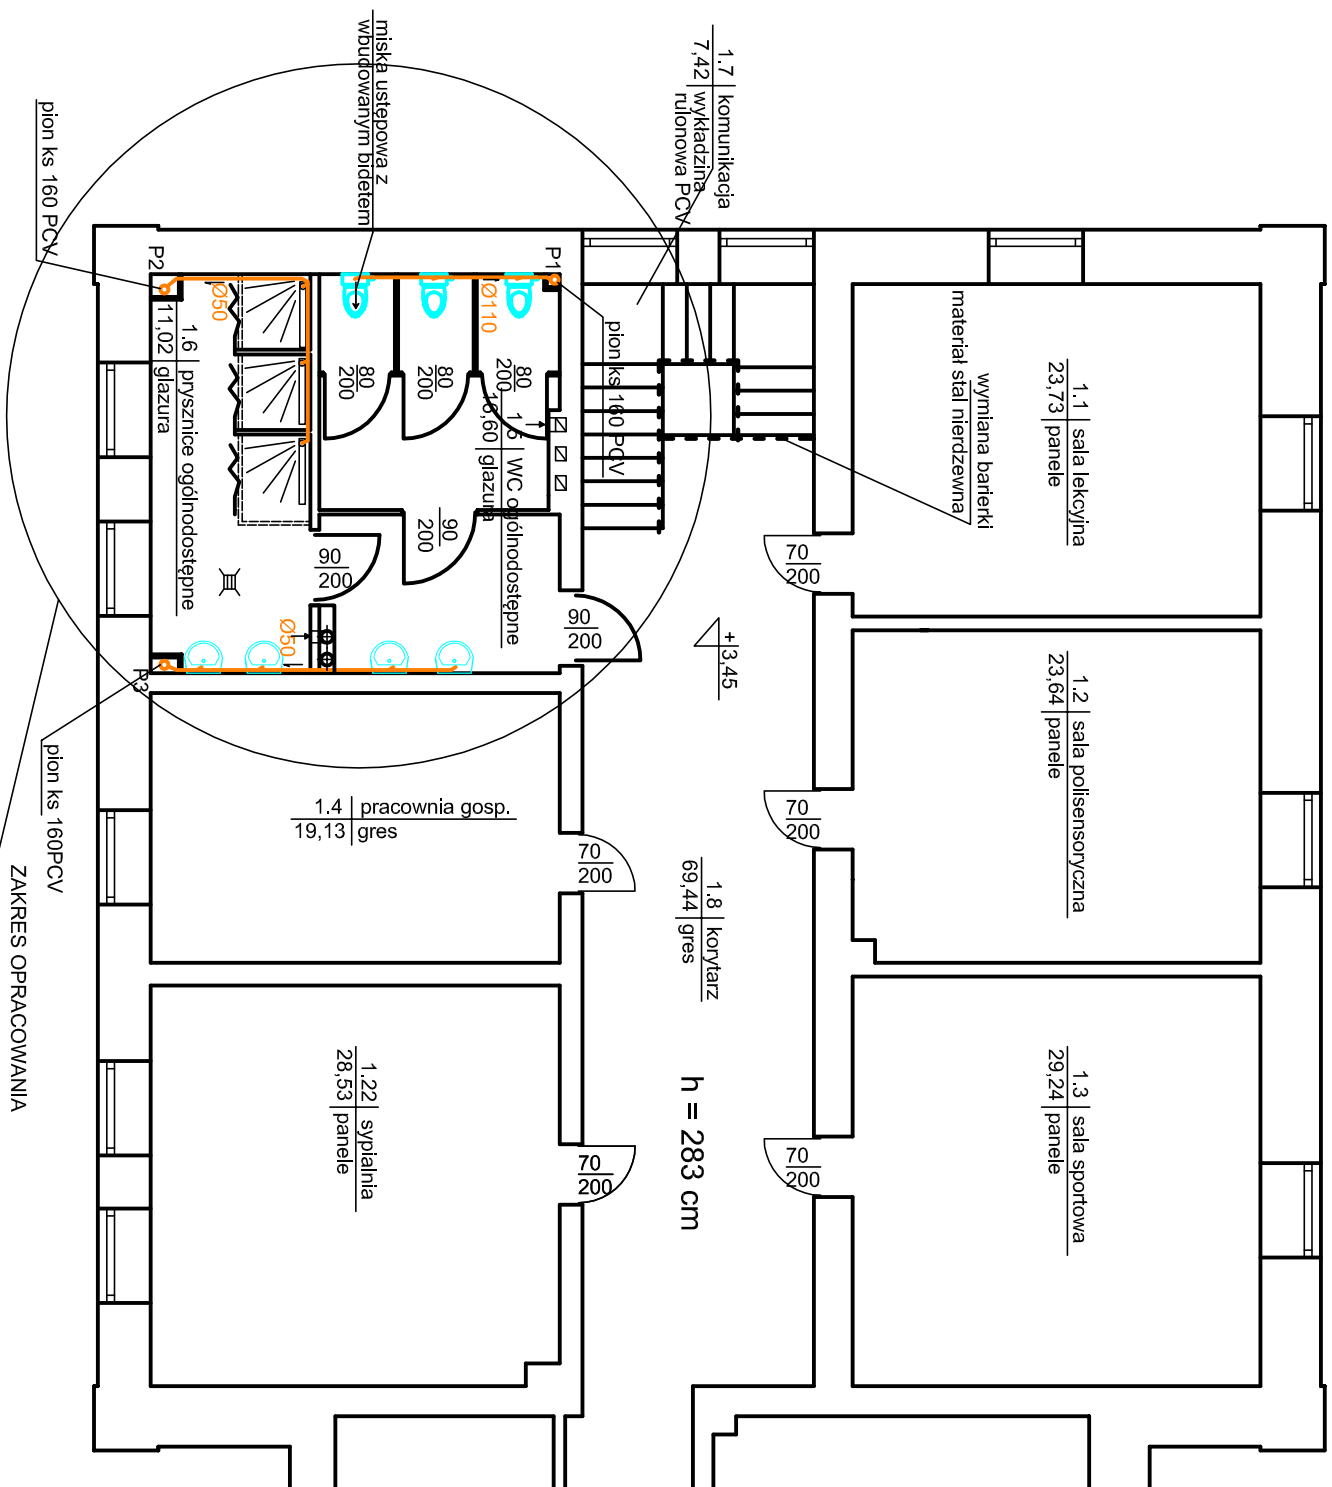

PROJEKTOWANA INSTALACJA KANALIZACJI SANITARNEJ

<div><div><p>PRZEDSIĘWZIENIA W SPIN-B</p></div><div><p>Andrzej Zielenka ul. Piłsudskiego 27 NIP: 661-151-114 REGON: 141619 TEL.: 601 222 480</p></div></div>		PROJEKT BUDOWANY PRZEBUDOWY KORTYŻANZĄZ WYMIAŃ, DRZWI, PRZEBUDOWY POMIESZCZENIA NA PARTERZE BUDYNKU, BUDOWY POCHYLI NI DLA OSOB NIEPEŁNOSPRAWNYCH, PRZEBUDOWY SCHODOW ZEWNĘTRZNYCH, DOSTOSOWANIA POMIESZCZEN HIGIENICZNO - SANITARNYCH DLA POTRZEB OSOB NIEPEŁNOSPRAWNYCH ADAPTACJI POMIESZCZEN NA POMIESZCZENIA HIGIENICZNO SANITARNE					
BRANŻA:	INST. SANIT.	FUNKCJA:	DATA:	IMIE I NAZWISKO:	NR. UPRRAWNIENIA:	PODPIS	
STADIUM: BUDOWLANY	PROJEKTOWAŁ	PROJEKTOWAŁ	05.2019	ANDRZEJ ZIELENKA	152283	257.256/93	
SKALA: 1:100	SPRAWDZIŁ		05.2019	mgr inż. GRZEGORZ DOKŁĄDZSKI	mgr inż. JAWOSIŁ	00000000	
NR. RYSUNKU:	S2	OPRACOWAŁ:	05.2019	mgr inż. Artur Mielchler	----	----	